



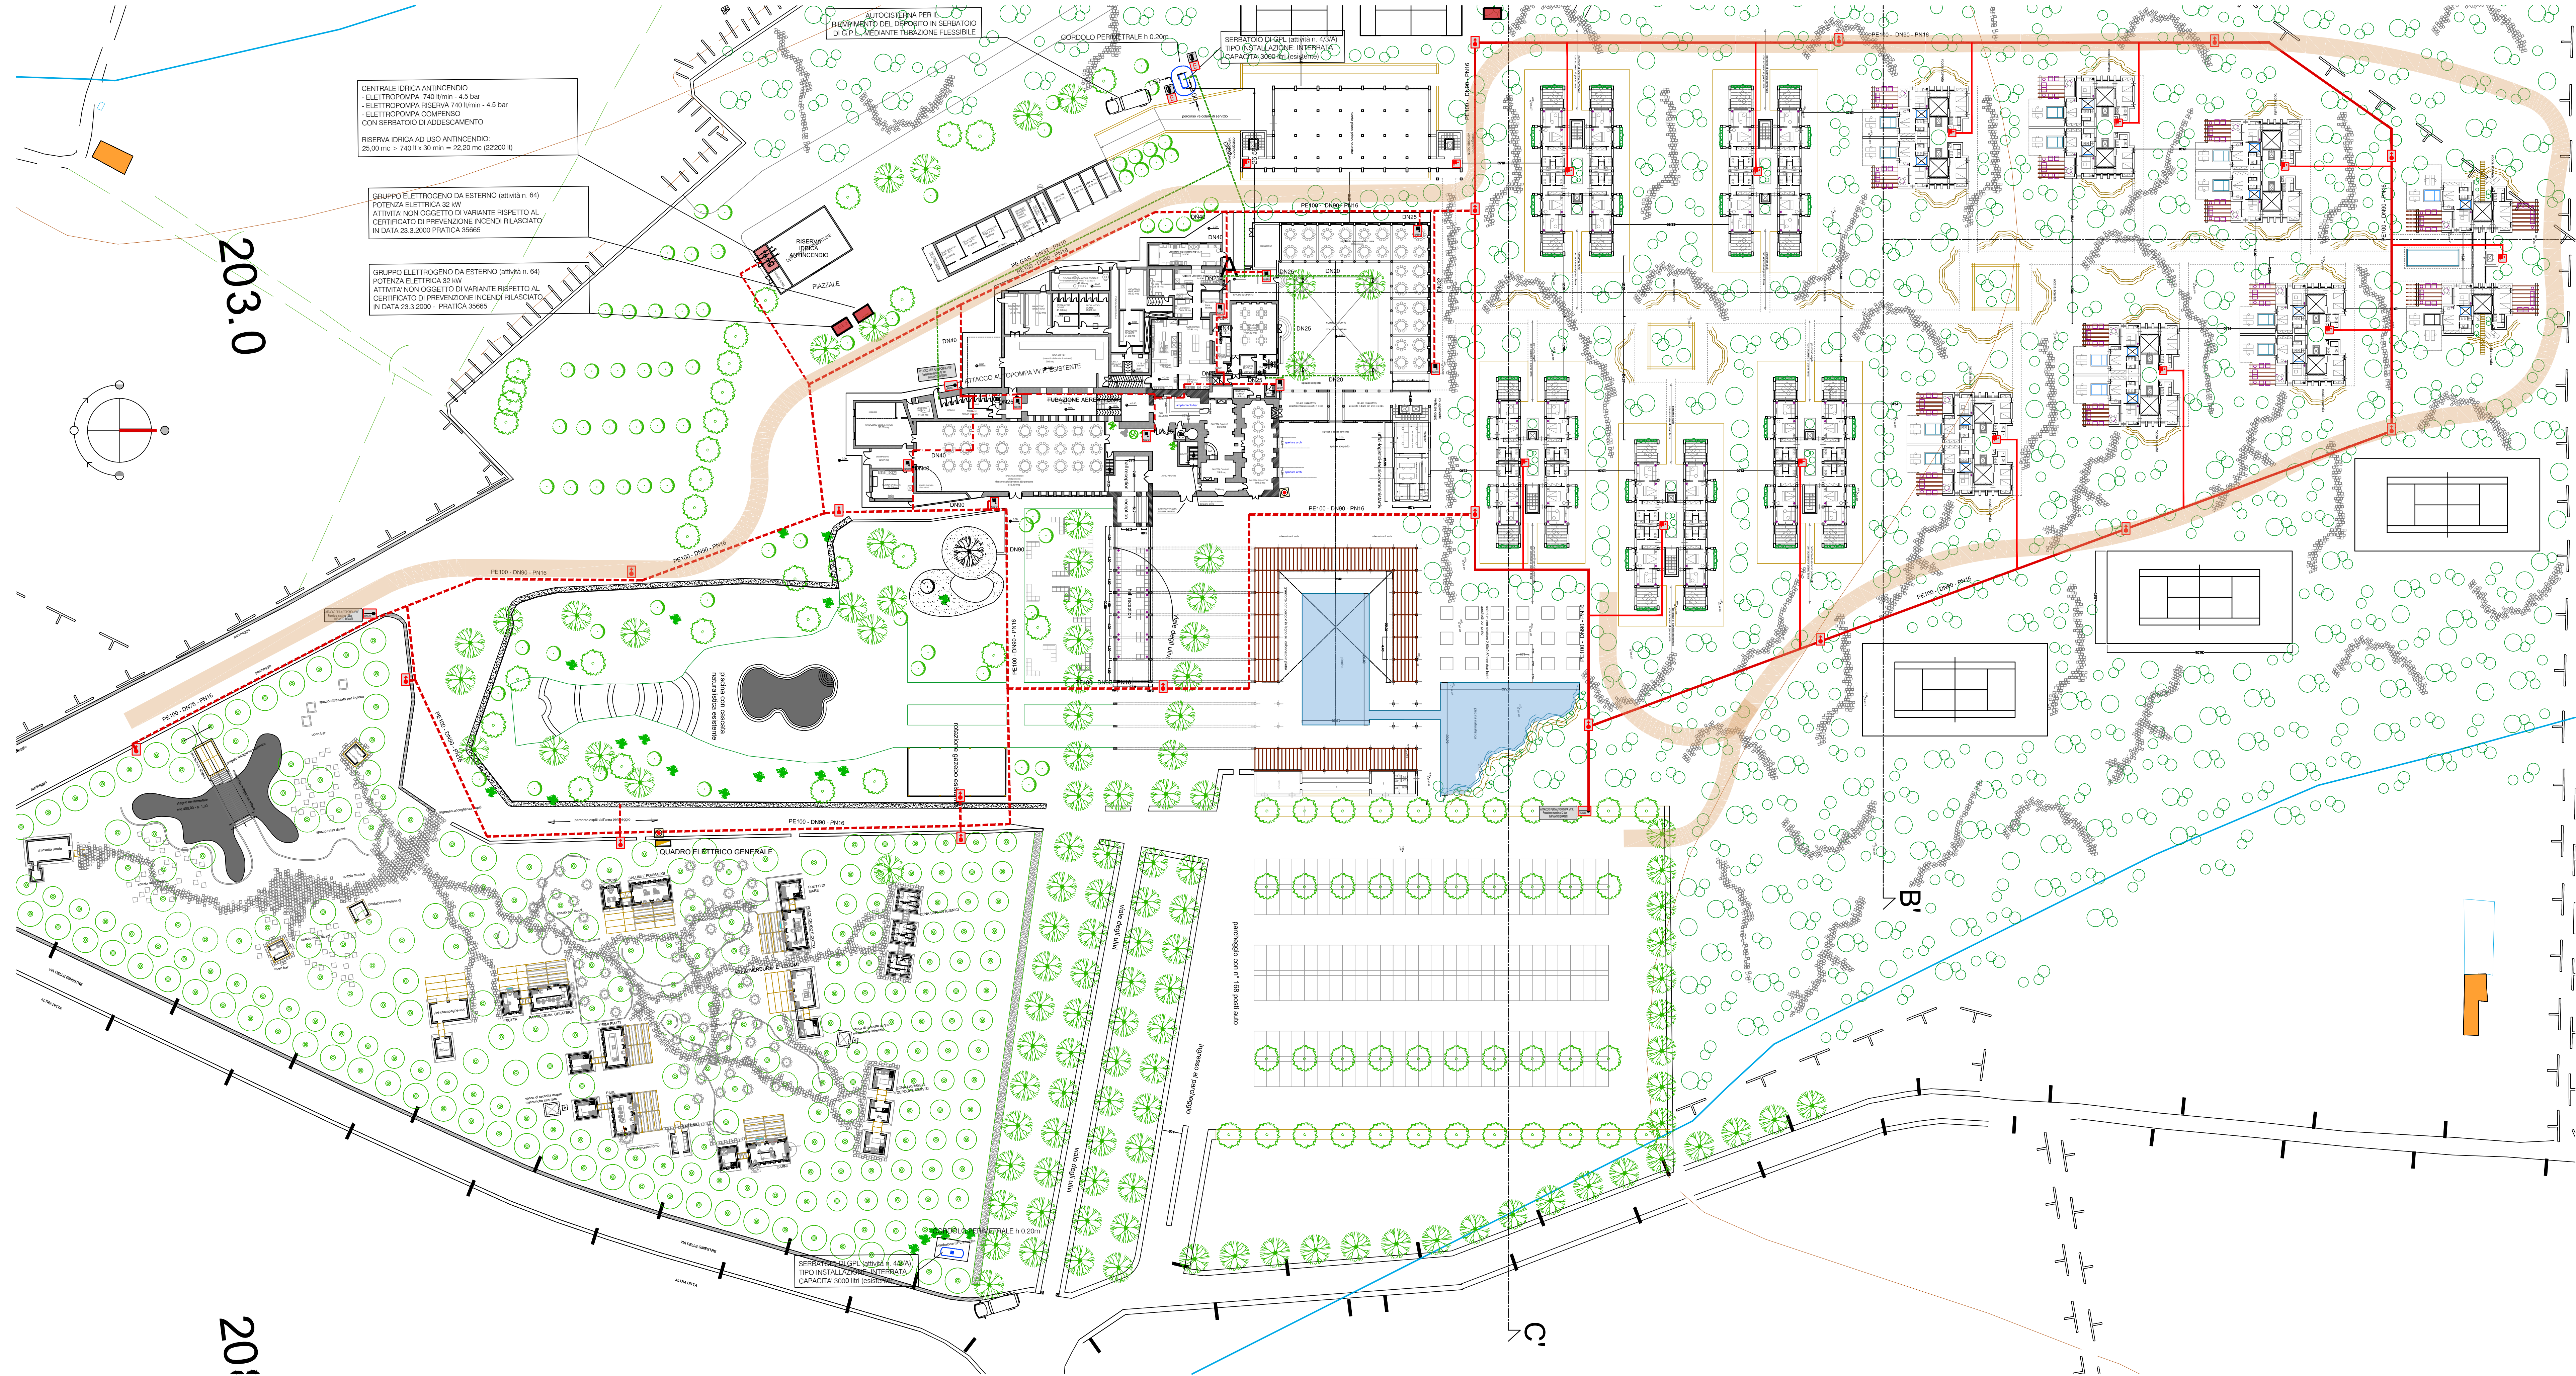


- LEGENDA**
- ATTACCO AUTOPOMPA V.V.F. ORIZZONTALE
 - NASPO CONFORME ALLA UNI EN 671-1, TUBAZIONE SEMIRIGIDA (20 m) LANCIA A GETTO VARIABILE PORTATA 35 l/min - PRESSIONE 2 bar
 - ESTINTORE PORTATI A POLVERE DA 6 kg DI TIPO APPROVATO CON CAPACITA' ESTINGUENTE NON INFERIORE A 21 A° 89 B, C°
 - IDRANTE SOPRASUOLO 2xUNI 70
 - INDICAZIONE ATTACCO AUTOPOMPA V.V.F. IN CONFORMITA' ALLA UNI 10775 DA INSTALLARE VICINO A CIASCUN ATTACCO IMPIANTO NASPI 12 bar
 - INDICAZIONE NASPO DA INSTALLARE VICINO A CIASCUN IDRANTE (conforme al D.L. n. 493/96)
 - INDICAZIONE ESTINTORE PORTATILE DA INSTALLARE VICINO A CIASCUN ESTINTORE (conforme al D.L. n. 493/96)
 - INDICAZIONE CASSETTA CONTENENTE MANICETTA UNIS
 - PULSANTE SGANCIO IMPIANTO ELETTRICO
 - TUBAZIONE IN ACCIAIO, GIUTATA E CATRAMATA PN16 INTERRATA (ESISTENTE)
 - TUBAZIONE PE100 - PN16 ALIMENTAZIONE IDRANTI SOPRASUOLO e NASPI
 - TUBAZIONE POLIETILENE GAS PE100 - PN16

**COMUNE DI TURI**

AMPLIAMENTO DELLA STRUTTURA TURISTICO RICETTIVA "RELAIS VILLA MENELAO"
ART. 8 D.P.R. 160/2010 - D.G.R. 21 novembre 2022 n° 1631

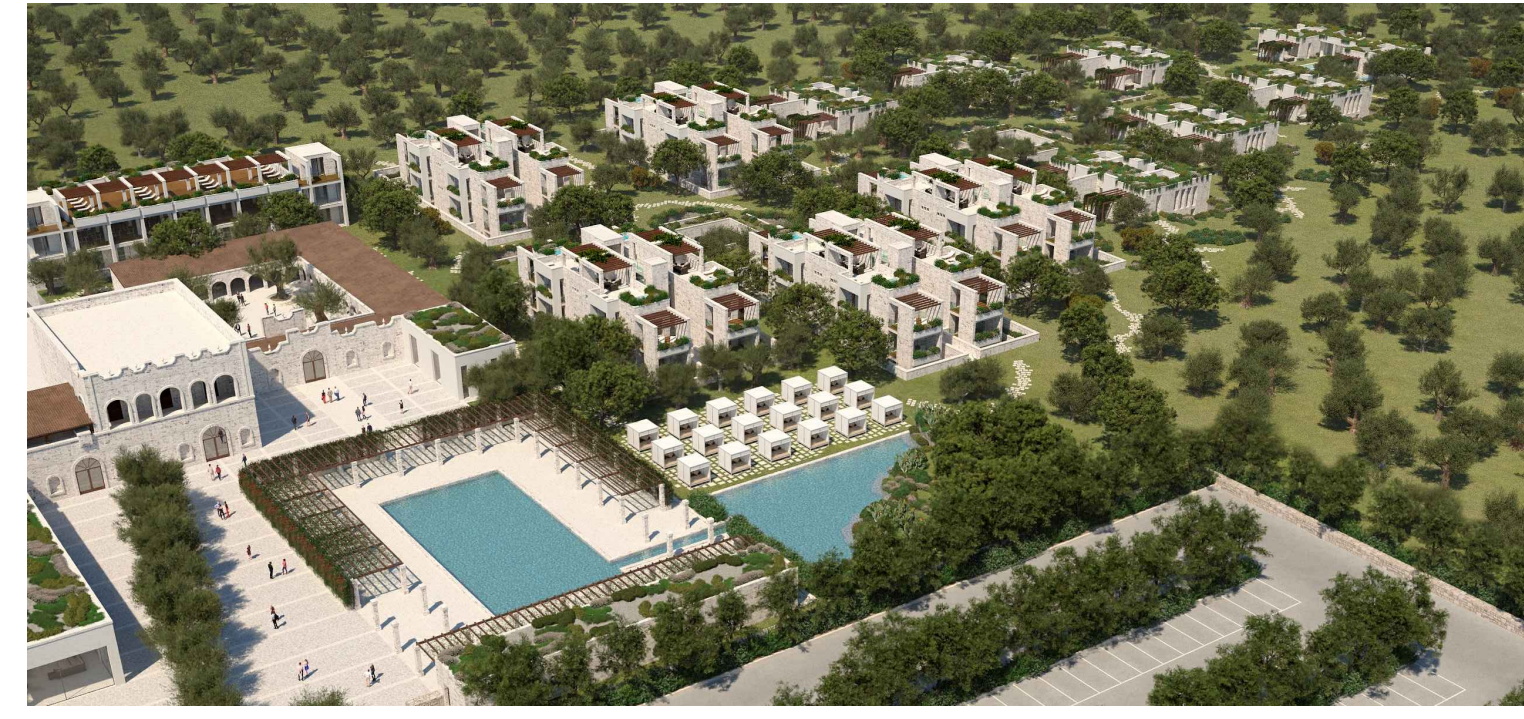

**PROPRIETA':**
Villa Menelao S.r.l.
Società Unipersonale
Via Le Girestre II, Tratto 1 - 70010 TURI (BA)
P. IVA e C.F.: 04795040726

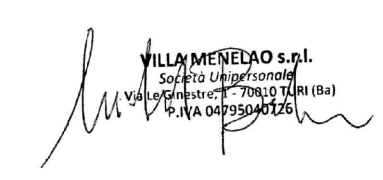

**PROGETTO:**
ARCHITETTURA:
architetto
giuseppe romanazzi

**IMPIANTI:**
GNT PROGETTI S.r.l.
Ing. Angelo Gentile

**STRUTTURE:**
Ing. Vito Colaianni

**URBANISTICA:**
Ing. Antonio Colaianni

**GEOLOGIA ED AMBIENTE:**
Geologo Pasquale Pirulli

OGGETTO:
IMPIANTO IDRICO ANTINCENDIO A NASPI ED IDRANTI SOPRASUOLO

TAV. 10
SCALA: 1:500
DATA: 04.03.2023

03					
01	AGGIORNAMENTO				04.03.2023
00	EMISSIONE				30.08.2021
REV.	DESCRIZIONE - Description	RED. - Prep. di	CONTR. - Chk. di	APPR. - Appr. di	DATA - Date